


ZBROJENIE BASENU PŁYWACKIEGO


POZIOM -3,65m

skala 1:100

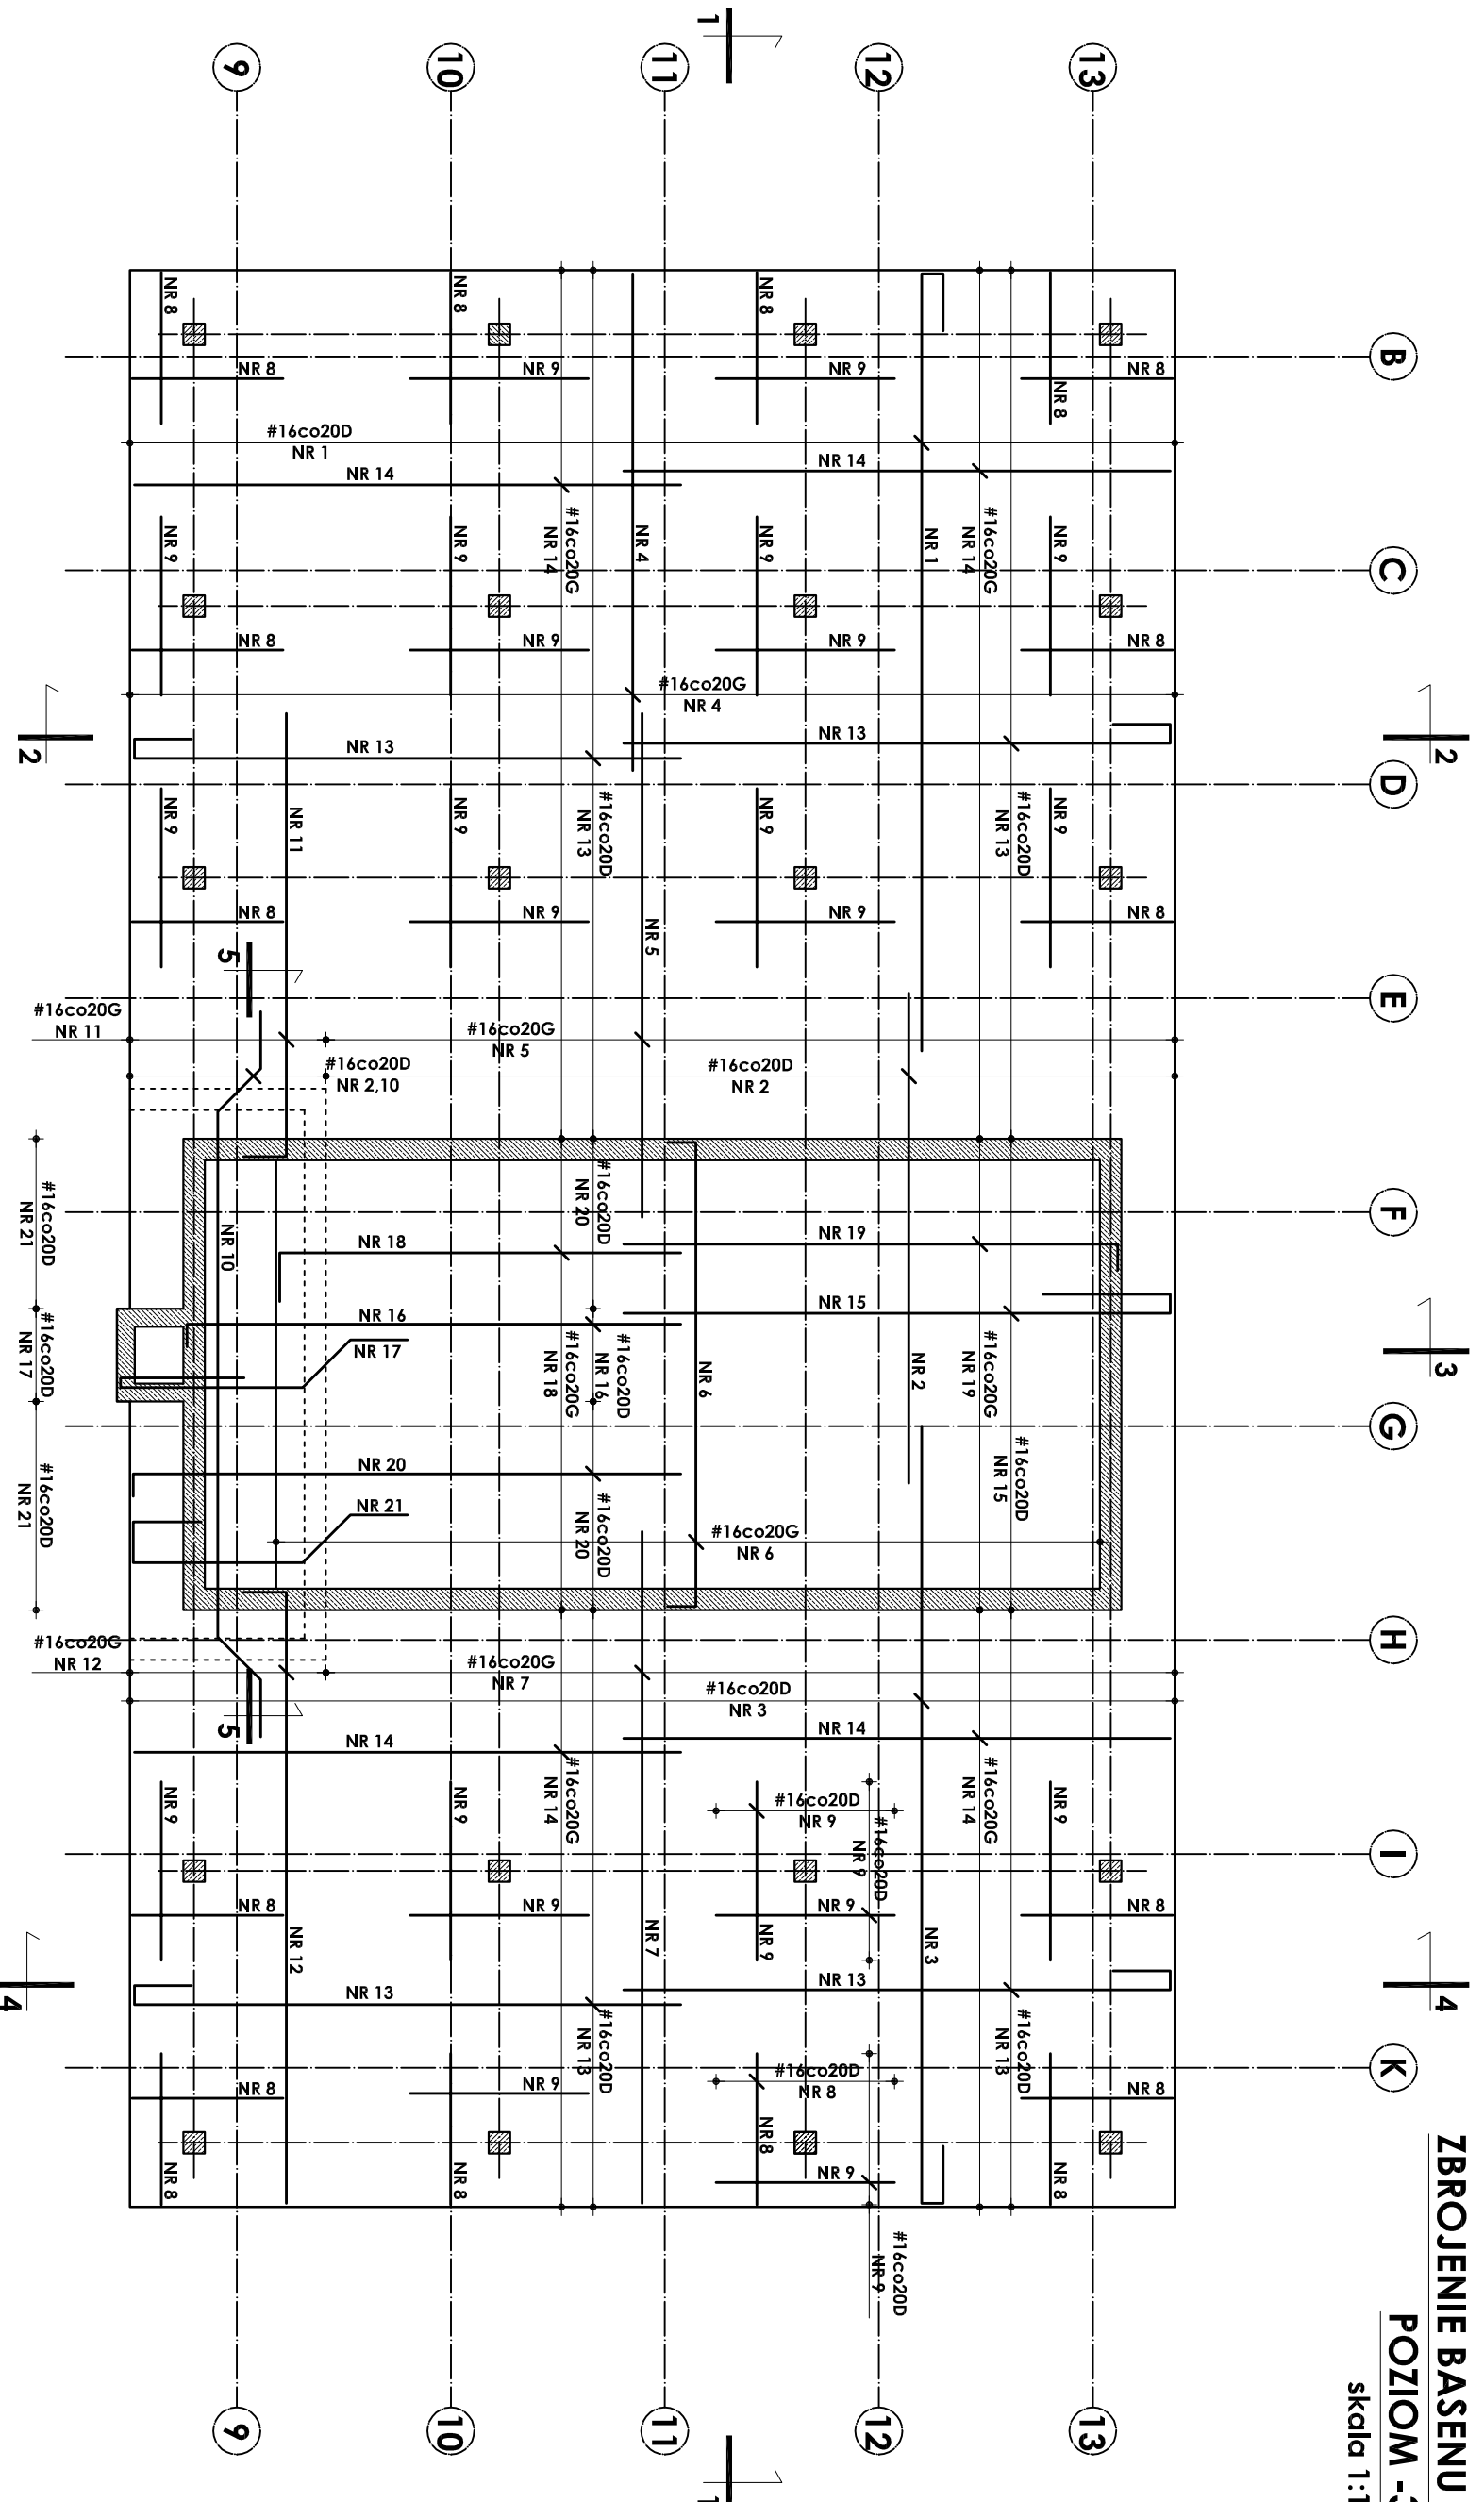

SZCZEGÓŁ PODPORY POD GÓRNĄ SIATKĘ

skala 1:10

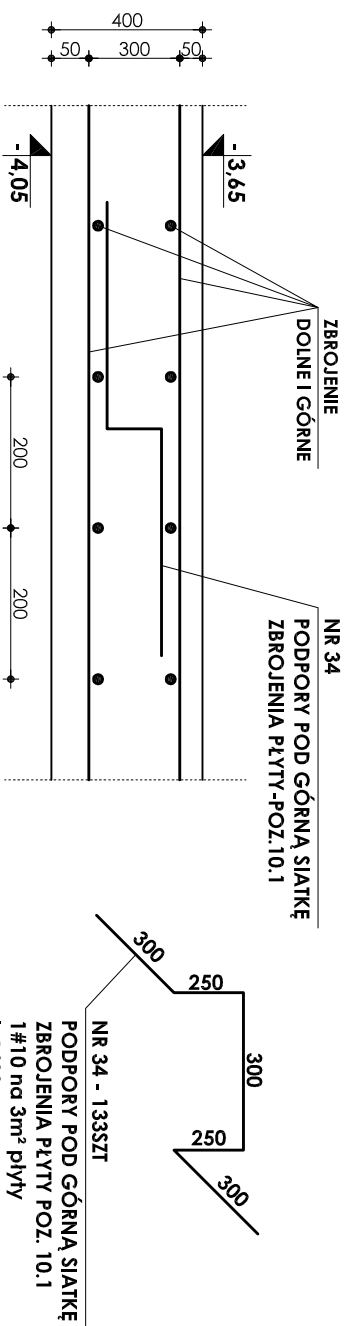

± 0,00=166,30m npm

Beton B37 W-8
Stal # A-III (BST-500S)
Stal Ø A-0 (StoS)

- UWAGI:**
1. OTULINA PRĘTÓW ZBROJENIA WYNOŚI 4 CM.
 2. PRZEJŚCIA INSTALACYJNE (ELEKTRYKA, WOD.-KAN., WENTYLACJA, CO) PRZEZ ELEMENTY KONSTRUKCYJNE NALEŻY WYKONAĆ ZGODNIE Z PROJEKTAMI BRANŻOWYMI.
 3. ODBIÓR ROBÓT ŻELBETOWYCH WG PN/B-06:280, PN/B-101:44 ORAZ SPECYFIKACJI TECHNICZNEJ
 4. ZESTAWIENIE STALI NA ODRĘBNEJ STRONIE.

INWESTOR:		GMINA STRZEŁIN	
57-100 STRZEŁIN, UL. ZĄBKOWICKA 11			
TEMAT: BUDOWA KRYTEJ PŁYWALNI W STRZELENIU PRZY UL. OKULICKIEGO WRAZ Z TECHNOLOGIAMI I INSTALACJAMI WEWNĘTRZNYMI, PARKINGIEM I PODŁĄCZENIEM DO DRÓGI, CHODNIKAMI, PRZYŁĄCZAMI: WODOCIĄGOWYM, KANALIZACYJNYM (SANITARNYM, DESZCZOWYM), ELEKTROENERGETYCZNYM, GAZOWYM, ELEMENTAMI MAŁEJ ARCHITEKTURY, NA DZIAŁKACH EWID. O NUMERACH: 2/1, 2/3, 2/4, 1/1, OBR. MIASTO STRZEŁIN, JEDN. EWID. 021704_4			
ZESPÓŁ PROJ.	NAZWISKO	NR UPR.	DATA
Projektant:	inż. Artur Ludomirski	117/82	02.2009
Opisowca:	inż. Artur Ludomirski	117/82	02.2009
	Techn. Tomasz Świec		02.2009
Sprowadzi:	inż. Bartosz Ludomirski	143/2002	02.2009
Podzbiórki:	PRACOWNIA PROJEKTOWA DKT EXPERT		
	Architektoniczno - konstrukcyjna		
	Inż. ARTUR LUDOMIRSKI		
	Kraśków, ul. Wrocławska 53		
	os. Dłwiżyno 303 B/11/100a		
	tel./fax. (012) 632-93-73		
	tel./fax. (012) 632-93-56		
1:100	BRANŻA	DATA	REWIZJA
	KONSTRUKCJA		
	ZBROJENIE BASENU PŁYWACKIEGO		
	POZIOM -3,65m		
	PROJEKT WYKONAWCZY		
	NR PROJ.	KP/1002/B/08-FW	
	NR RYS.	B-13/7	

Wykazanie prowa autorstwa zastrzeżone, ze szczególnym uwzględnieniem przedmiotów. Ustawa o prawie autorskim i dz. U. Nr 34/52 poz. 234 wraz z późniejszymi zmianami. Każde wykorzystanie powielanie i rozpowszechnianie możliwe jest za zgodą autorstwa i jednostki projektowej.