



INSTALACJA OŚWIETLENIOWA

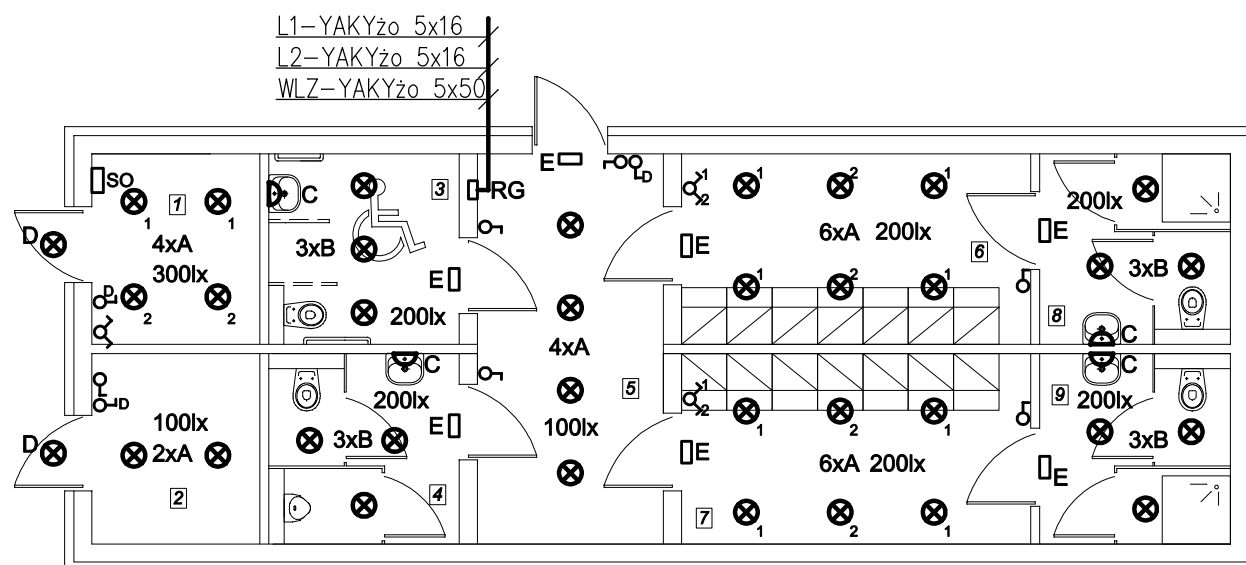

ODBIORNIKI

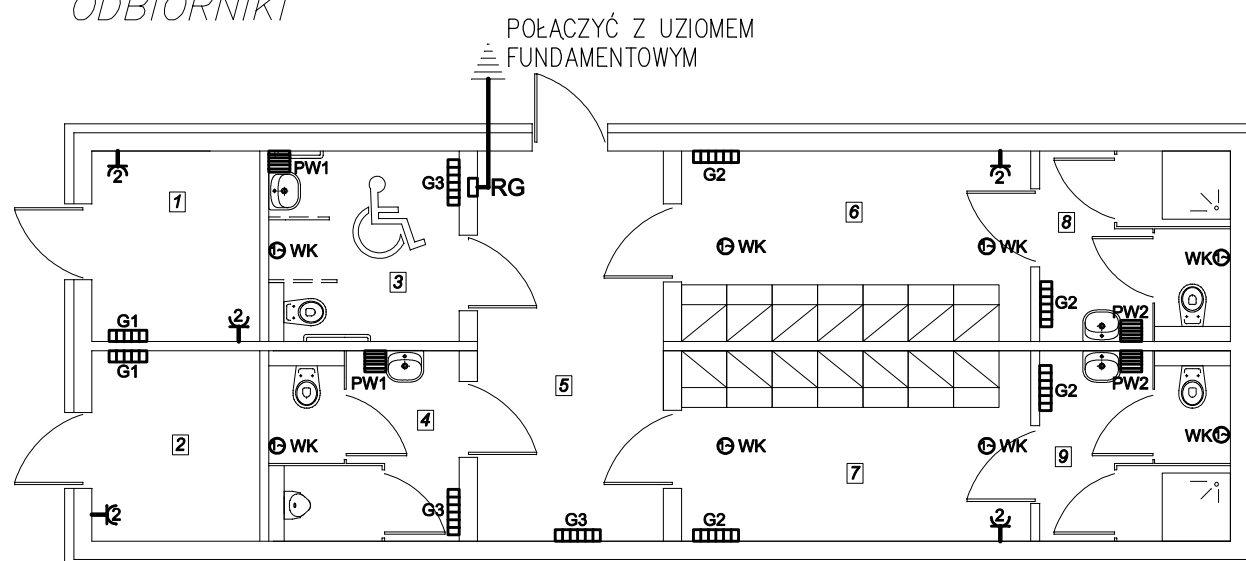

1. INSTALACJE ELEKTRYCZNE

INSTALACJE ELEKTRYCZNE WYKONAĆ PRZEWODAMI YDyp-450/750V Z ŻYŁA OCHRONNA żo PRZEKROJE PRZEWODÓW OPISANO NA SCHEMACIE INSTALACJI PRZEWODY INSTALOWAĆ:
* POD TYNKIEM
* W PUSTCE NADSUFITOWEJ W RURACH OSŁONOWYCH KARBOWANYCH

2. OSPRZĘT INSTALACYJNY

OSPRZĘT INSTALACYJNY PODTYNKOWY-SZCZELNY IP44 GNIAZDA WTYCZKOWE Z KOŁKIEM OCHRONNYM

ZESTAWIENIE POMIESZCZEŃ:

NR	NAZWA POMIESZCZENIA
1	POKÓJ TRENERA
2	POM. TECHNICZNE
3	WC NIEPEŁNOSPRAWNI
4	WC
5	KORYTARZ
6	SZATNIA
7	SZATNIA
8	ŁAZIENKA
9	ŁAZIENKA

3. OPRAWY OŚWIETLENIOWE

- A** OPRAWA NASTROPOWA AVR320.018E SZCZELNA IP44 KL.OCHR I DO ŚWIETŁÓWKI KOMPAKTOWEJ NIEZINTEGROWANEJ 2xTC-DE 18W 1200lm PIERŚCIEN DEKORACYJNY AVL45
- B** OPRAWA NASTROPOWA AVR1.028 SZCZELNA IP44 KL.OCHR □ DO ŚWIETŁÓWKI KOMPAKTOWEJ NIEZINTEGROWANEJ 1xTC-DD 28W 2050lm PIERŚCIEN DEKORACYJNY AVL28
- C** OPRAWA NASTROPOWA AVR254.09E SZCZELNA IP44 KL.OCHR □ DO ŚWIETŁÓWKI KOMPAKTOWEJ NIEZINTEGROWANEJ 2xTC-E 9W 600lm PIERŚCIEN PRZECIWOLŚNIENIOWY AVL41
- D** OPRAWA ŚCIENNA AVR71.018 SZCZELNA IP44 KL.OCHR □ DO ŚWIETŁÓWKI KOMPAKTOWEJ NIEZINTEGROWANEJ 1xTC-L 18W 1200lm DASZEK OSŁONOWY
- E** OPRAWA OA-8 OŚWIETLENIA EWAKUACYJNEGO-1GODZ SZCZELNA IP53, KL. OCHR I DO ŚWIETŁÓWKI LINIOWEJ 1xTL 8W 470lm - TRYB AWARYJNY

4. ODBIORNIKI

- G1** GRZEJNIK KONWEKTOROWY ŚCIENNY Z TERMOSTATEM (POZYCJA DYŻUR.) P1,0kW , Un230V SZCZELNY IP24 KL. OCHR. □ PODŁĄCZENIE STAŁE
- G2** GRZEJNIK KONWEKTOROWY ŚCIENNY Z TERMOSTATEM (POZYCJA DYŻUR.) P1,5kW , Un230V SZCZELNY IP24 KL. OCHR. □ PODŁĄCZENIE STAŁE
- G3** GRZEJNIK KONWEKTOROWY ŚCIENNY Z TERMOSTATEM (POZYCJA DYŻUR.) P2,0kW , Un230V SZCZELNY IP24 KL. OCHR. □ PODŁĄCZENIE STAŁE
- PW1** PODGRZEWACZ WODY PRZEPŁYWOWY PODUMYWALKOWY P4,0kW , Un230V KL. OCHR. I PODŁĄCZENIE STAŁE
- PW2** PODGRZEWACZ WODY PRZEPŁYWOWY PODUMYWALKOWY P6,0kW , Un2x400V KL. OCHR. I PODŁĄCZENIE STAŁE
- WK** WENTYLATOR KANAŁOWY P 30W, Un230V IP45 KL. OCHR. □ ZE ZWŁOKA CZASOWA ZAŁĄCZ-WYŁĄCZ Z OŚWIETLENIEM

TN-S SZYBKE WYŁĄCZENIE ZASILANIA

PRACOWNIA PROJEKTOWO-USŁUGOWA UL. PIŁAWSKA 4/20, 50-538 WROCŁAW tel./fax /71/ 301 41 88 tel. 603 520 230		FLORCANIT	InteliCAD 6.0 Prof. C50V-9E8S-XC1V-6C17
TYTUŁ RYSUNKU: INSTALACJE ELEKTRYCZNE			BRANŻA: ELEKTRYCZNA
INWESTOR: GMINA STRZELIN ul. ZĄBKOWICKA 11, 57-100 STRZELIN		SKALA: 1:100	DATA: IV.2011
OBIEKT: ZAPLECZE SZATNIOWE BOISKA SPORTOWEGO STRZELIN dz. nr 2/1		PROJEKTANT: ZBIGNIEW MICHALCZUK	NR RYSUNKU: 3E
NR UPR.: 7/74/Wm		PODPIS:	