
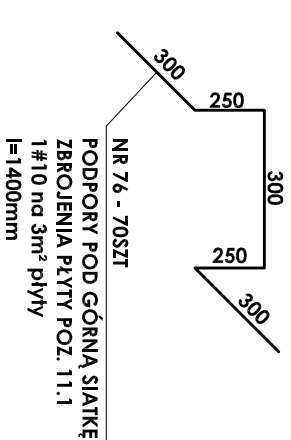


ZBROJENIE PŁYTY FUNDAMENTOWEJ BASENU REKREACYJNEGO-POZ.11.1

skala 1:100

SZCZEGÓŁ PODPORY POD GÓRNIĄ SIATKĘ

skala 1:10

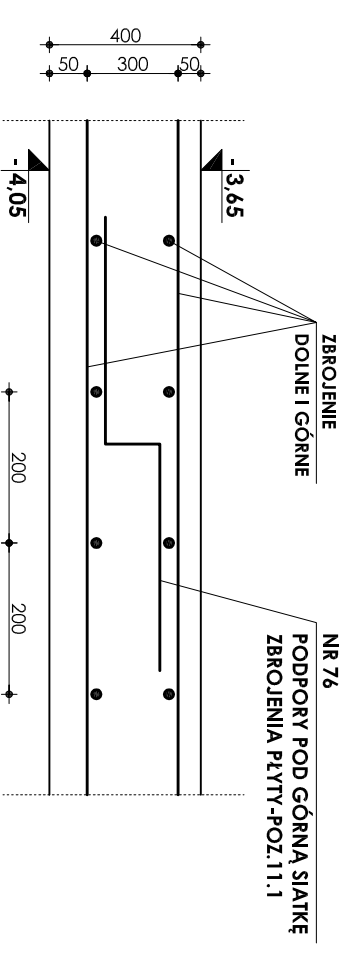

± 0,00=166,30m npm

Beton B37 W-8
Stal # A-III (BST-500S)
Stal Ø A-0 (StoS)

- UWAGI:
1. OTULINA PRĘTÓW ZBROJENIA WYNOŚI 4 CM.
 2. PRZEJŚCIA INSTALACYJNE (ELEKTRYKA, WOD.-KAN., WENTYLACJA, CO) PRZEZ ELEMENTY KONSTRUKCYJNE NALEŻY WYKONAĆ ZGODNIE Z PROJEKTAMI BRANŻOWYMI.
 3. ODBIÓR ROBÓT ŻELBETOWYCH WG PN-B-06280, PN/B-10144 ORAZ SPECYFIKACJI TECHNICZNEJ 4.ZESTAWIENIE STALI NA ODRĘBNEJ STRONIE.

INWESTOR:

GMINA STRZEŁIN
57-100 STRZEŁIN, UL. ZĄBKOWICKA 11

TEMAT:

BUDOWA KRYTEJ PŁYWALNI W STRZELEINIE PRZY UL. OKULICKIEGO WRAZ Z TECHNOLOGIAMI I INSTALACJAMI WEWNĘTRZNYMI, PARKINGIEM I PODŁĄCZENIEM DO DRÓGI, CHODNIKAMI, PRZYŁĄCZAMI: WODOCIĄGOWYM, KANALIZACYJNYM (SANITARNYM, DESZCZOWYM), ELEKTROENERGETYCZNYM, GAZOWYM, ELEMENTAMI MAŁEJ ARCHITEKTURY, NA DZIAŁKACH EWID. O NUMERACH: 2/1, 2/3, 2/4, 1/1, OBR. MIASTO STRZEŁIN, JEDN. EWID. 021704_4

ZESPÓŁ PROJ.

NAZWIŚKO	NR UPR.	DATA	PODPS.	BRANŻA	KONSTRUKCJA
inż. Artur Ludomirski	117/82	02.2009		REŚC	ZBROJENIE PŁYTY
inż. Artur Ludomirski	117/82	02.2009		RYSUNKU	FUNDAMENTOWEJ
inż. Tomasz Świec		02.2009			BASENU REKREACYJNEGO
inż. Bartosz Ludomirski	143/2002	02.2009		STADIUM	PROJEKT WYKONAWCZY

Podzbiórki:

PRACOWNIA PROJEKTOWA	NR PROJ.	BRANŻA	KONSTRUKCJA
Architektoniczno - konstrukcyjna INŻ. ARTUR LUDOMIRSKI os. Dł. Włocławski 53 31-872 Kraków tel./fax. (012) 649-407-59	DKT EXPERT	BRANŻA	KONSTRUKCJA
1:100	KP/1002/B/08-FW	REWIZJA	
	B-14/9		

Wszelkie prawa autorskie zastrzeżone, ze szczególnym uwzględnieniem przepisów. Ustawa o prawie autorskim i dz. U. Nr 34/52 poz. 234 wraz z późniejszymi zmianami). Każde wykorzystanie, powielanie i rozpowszechnianie możliwe jest za zgodą autorów i jednostki projektowni.