


ZBROJENIE BASENU PŁYWACKIEGO


POZIOM -1,83±1,23m

skala 1:100

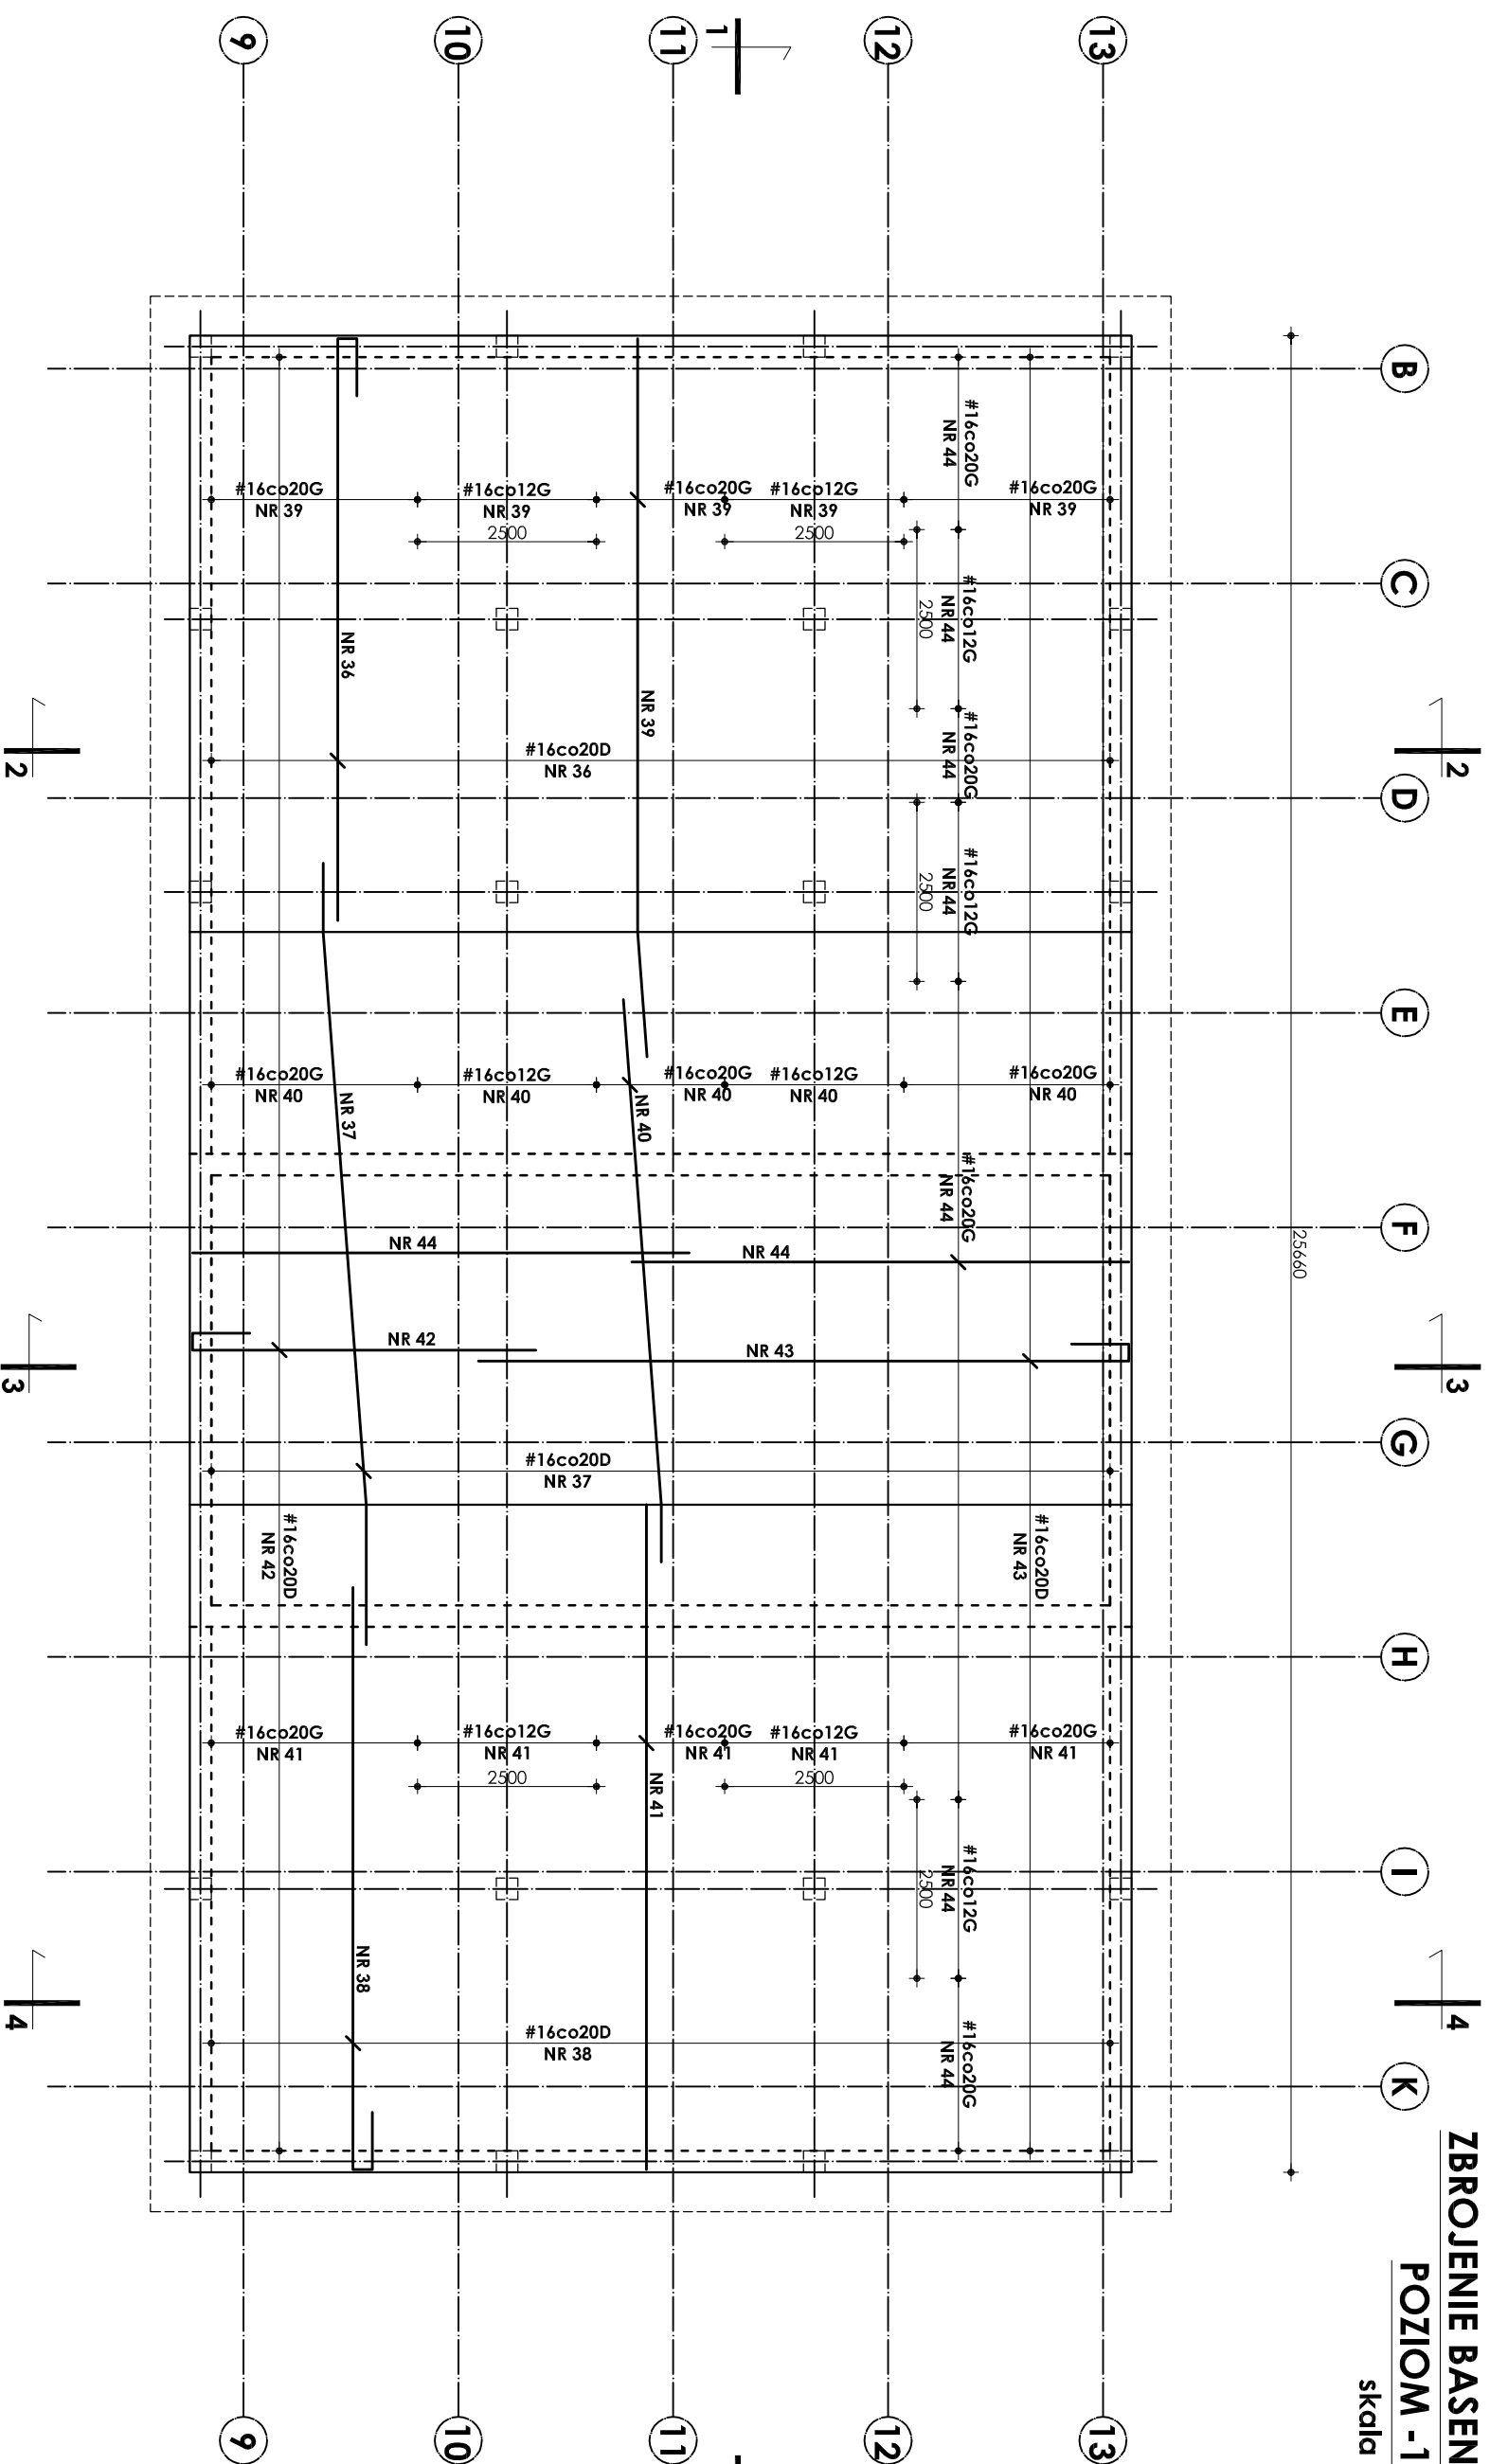

SZCZEGÓŁ PODPORY POD GÓRNA SIATKĘ

Skala 1:10

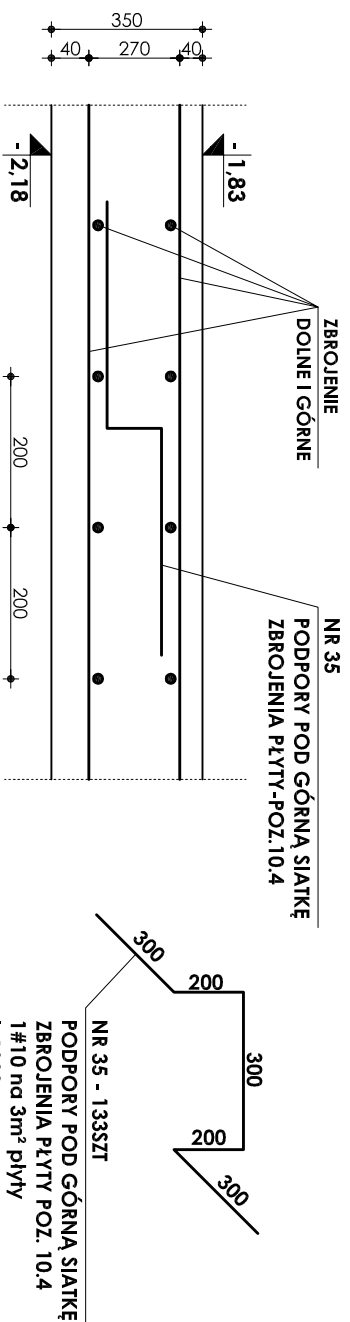

± 0,00=166,30m nppm

Beton B37 W-8
Stal # A-III (BST-500S)
Stal Ø A-0 (StoS)

- UWAGI:**
1. OTULINA PRĘTÓW ZBROJENIA WYNOŚI 4 CM.
 2. PRZEJŚCIA INSTALACYJNE (ELEKTRYKA, WOD.-KAN., WENTYLACJA, CO) PRZEZ ELEMENTY KONSTRUKCYJNE NALEŻY WYKONAĆ ZGODNIE Z PROJEKTAMI BRANŻOWYMI.
 3. ODBIÓR ROBÓT ŻELBETOWYCH WG PN/B-06280, PN/B-10144 ORAZ SPECYFIKACJI TECHNICZNEJ 4.ZESTAWIENIE STALI NA ODRĘBNEJ STRONIE.

INWESTOR:		GMINA STRZEŁIN	
57-100 STRZEŁIN, UL. ZĄBKOWICKA 11			
TEMAT: BUDOWA KRYTEJ PŁYWALNI W STRZELENIU PRZY UL. OKULICKIEGO WRAZ Z TECHNOLOGIAMI I INSTALACJAMI WEWNĘTRZNYMI, PARKINGIEM I PODŁĄCZENIEM DO DRÓGI, CHODNIKAMI, PRZYŁĄCZAMI: WODOCIĄGOWYM, KANALIZACYJNYM (SANITARNYM, DESZCZOWYM), ELEKTROENERGETYCZNYM, GAZOWYM, ELEMENTAMI MAŁEJ ARCHITEKTURY, NA DZIAŁKACH EWID. O NUMERACH: 2/1, 2/3, 2/4, 1/1, OBR. MIASTO STRZEŁIN, JEDN. EWID. 021704_4			
ZESPÓŁ PROJ.	NAZWISKO	NR UPR.	DATA
Projektant:	inż. Artur Ludomirski	117/82	02.2009
Opisowca:	inż. Artur Ludomirski	117/82	02.2009
	Techn. Tomasz Świec		02.2009
Sprawdził:	inż. Bartosz Ludomirski	143/2002	02.2009
Podzbiórki:	PRACOWNIA PROJEKTOWA DKT EXPERT		
	Architektoniczno - konstrukcyjna		
	Inż. ARTUR LUDOMIRSKI		
	os. Dł. Wyzioru 303 Dł. 11/100a		
	31-872 Kraków		
	tel./fax. (012) 649-407-59		
	Kraków, ul. Wrocławska 53		
	tel (12) 632-93-73		
	fax (12) 632-93-56		
BRANŻA	KONSTRUKCJA	NR PROJ.	KP/1002/B/08-FW
TRĘŚĆ RYSUNKU	ZBROJENIE BASENU PŁYWACKIEGO	NR RYS.	B-13/8
STADIUM	PROJEKT WYKONAWCZY	REWIZJA	

Wszelkie prawa autorskie zastrzeżone, ze szczególnym uwzględnieniem przenoszenia. Ustawa o prawie autorskim i dz. U. Nr 34/52 poz. 234 wraz z późniejszymi zmianami. Każde wykorzystanie, powielanie i rozpowszechnianie możliwe jest za zgodą autorstwa i projektorstwa.